


Göppingen Fachbereich Tiefbau, Umwelt, Verkehr und Vermessung
Zeichnungsname: H:\VFB 6 Projekte Höhenweg 2025_Erschließung_2BA 15 Ausführungsplanung\AP_LP_2026-04-13.dwg

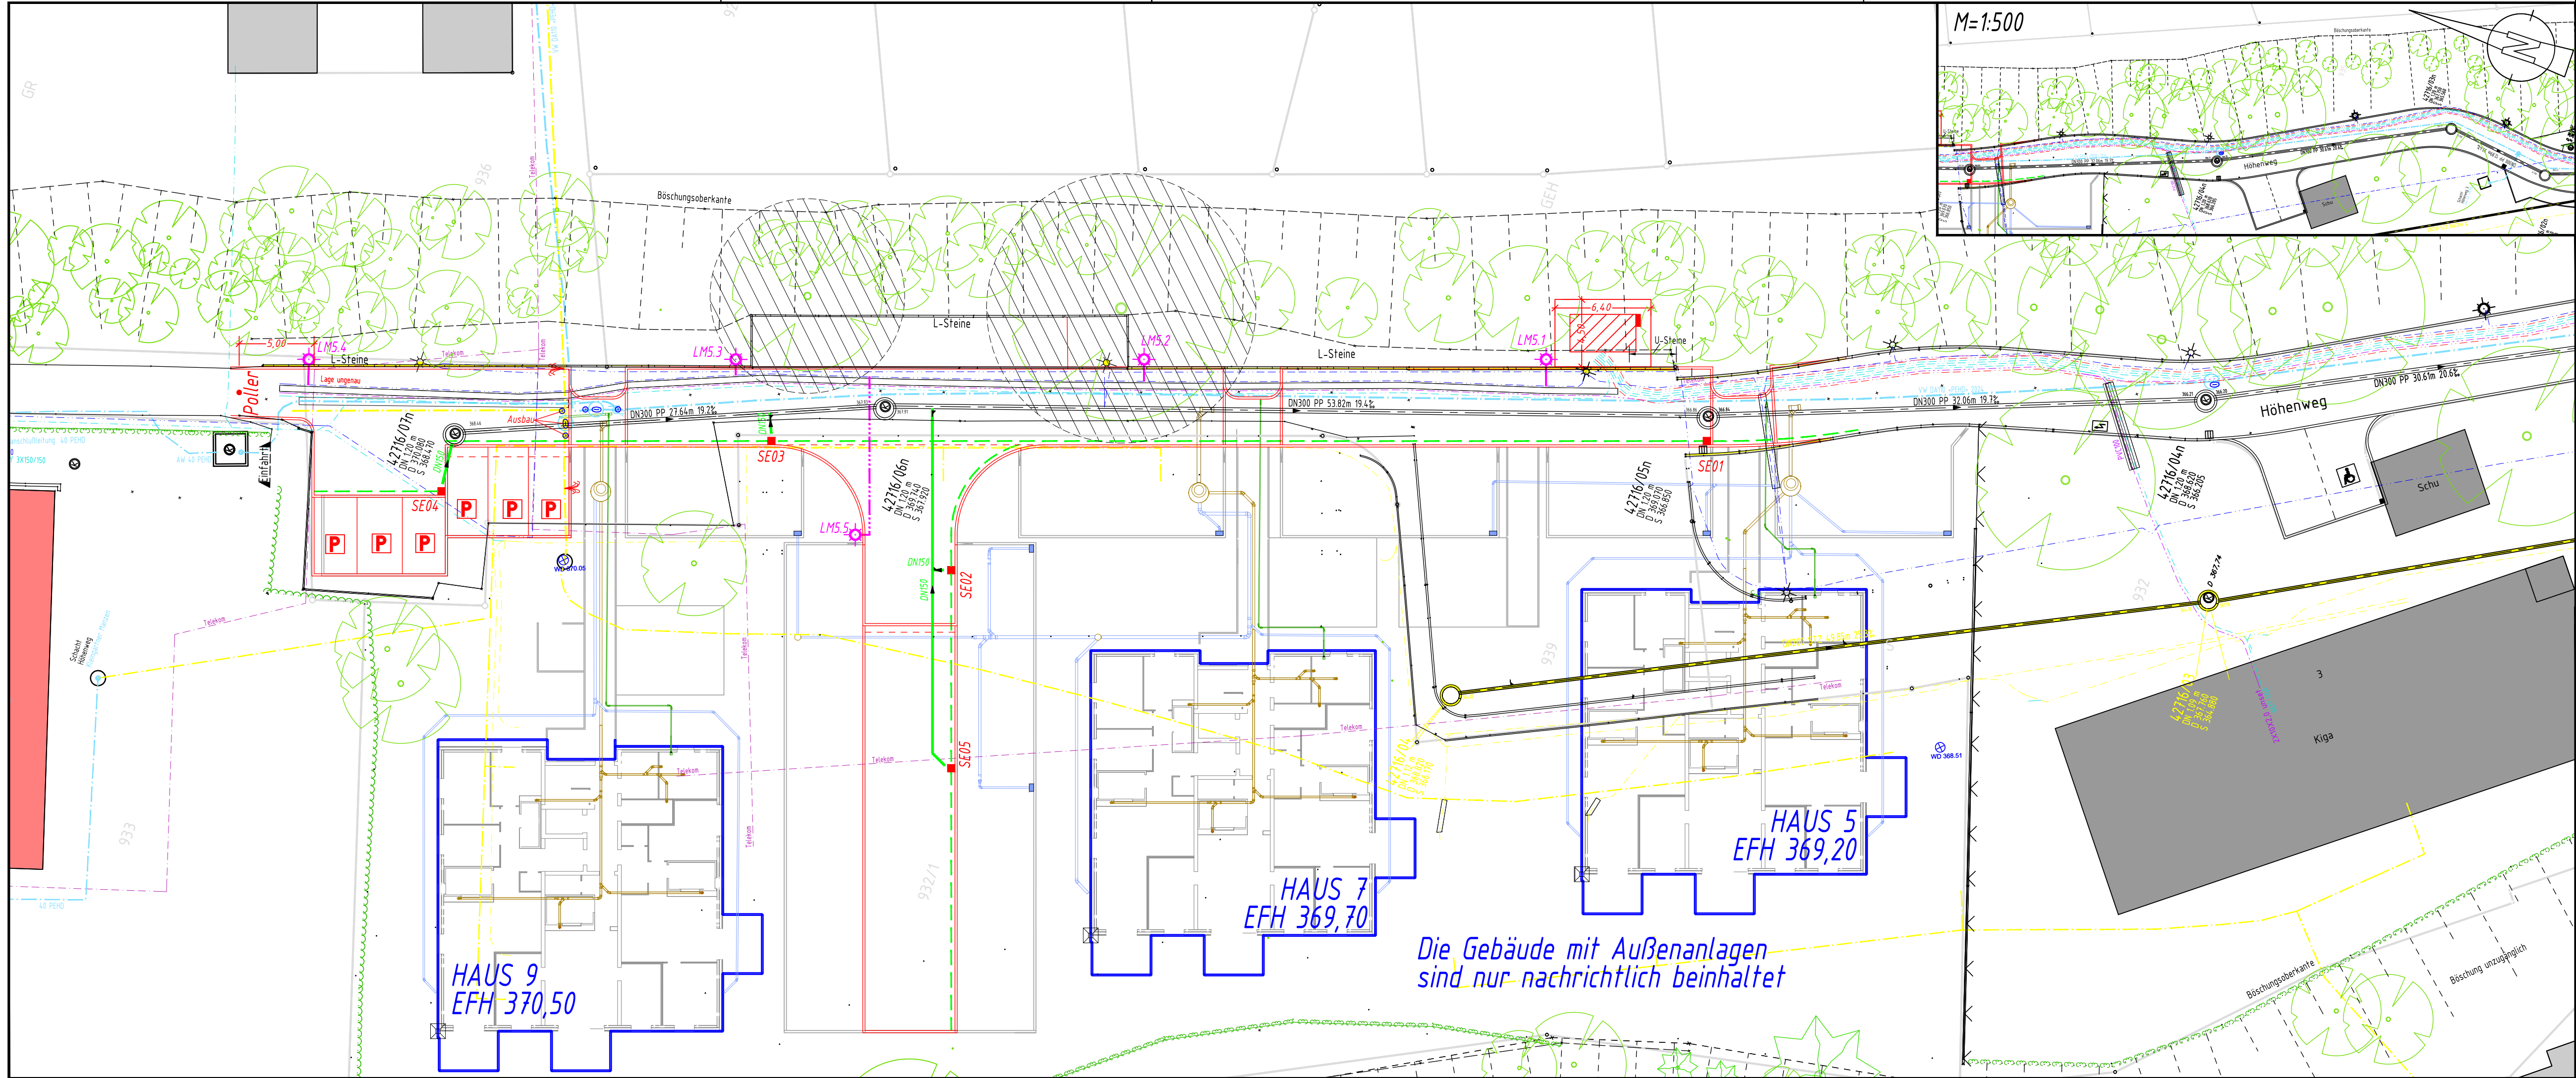

Zeichenerklärung

Bestand (Schrift lotrecht)
Planung (Schrift kursiv)

gepl. Anschlussleitung DN 150 PP

- best. Kanalschacht mit Haltung (DN 200 Beton)
Haltungsangaben: Rohrgefälle mit Rohrleitungslänge
- best. Wasserleitung mit best. Schieber
best. Hausanschluss Wasser
- best. E-Mast / oberirdische Leitung
- best. EVF Kabel unterirdisch
- best. EVF Fernmelde- / Steuerkabel unterirdisch
- best. Telekom / Unitymedia Kabel unterirdisch
- best. Einlaufschacht
- SE1 ■ gepl. Einlaufschacht 50/50
mit Anschluß Teilsickerrohr LP DN100 PE-HD R2
- best. Lichtmast ★ best. Lichtmast entfällt
- gepl. Lichtmast mit LPH 5m und Nummer ★
- best. Baum ○

Hinweis:

Alle Leitungen wurden nachrichtlich übernommen und dienen lediglich der gemeinsamen Darstellung. Diese Planunterlage entbindet einen beauftragten Unternehmer nicht von der Verpflichtung, die genaue Lage der im Baubereich befindlichen Leitungen zu erheben, bzw. örtlich zu überprüfen.

Für die Ausführung sind die Baupläne der Leitungsträger maßgebend.

A	08.06.2026	Bauer/Bauer	Entfall von WL-Schieber und WL-Hydrant

Index	Datum	gez./gepr.	Änderung

Fachbereich Technische Infrastruktur
Sachgebiet Tiefbau
Nördl. Ringstraße 35
73033 Göppingen

Telefon 07161.650-66010
Tiefbau@Goeppingen.de



BG Höhenweg in Manzen - 2. Bauabschnitt
Ausführungsplanung
Lageplan Leitungsplanung

	Datum	Name	Koordinatensystem: GK Zone 3	Plan - Nr. 6.1.1
Gezeichnet	28.04.2026	T. Bauer	Höhensystem: NN	Göppingen, den 28.04.2026
Geprüft	28.04.2026	T. Bauer	M 1:250	<i>A. Christ</i>

Blattgröße: 0.895 m x 0.297 m = 0.266 m²

Datum: 28.04.2026 Maßstab: 1:250